
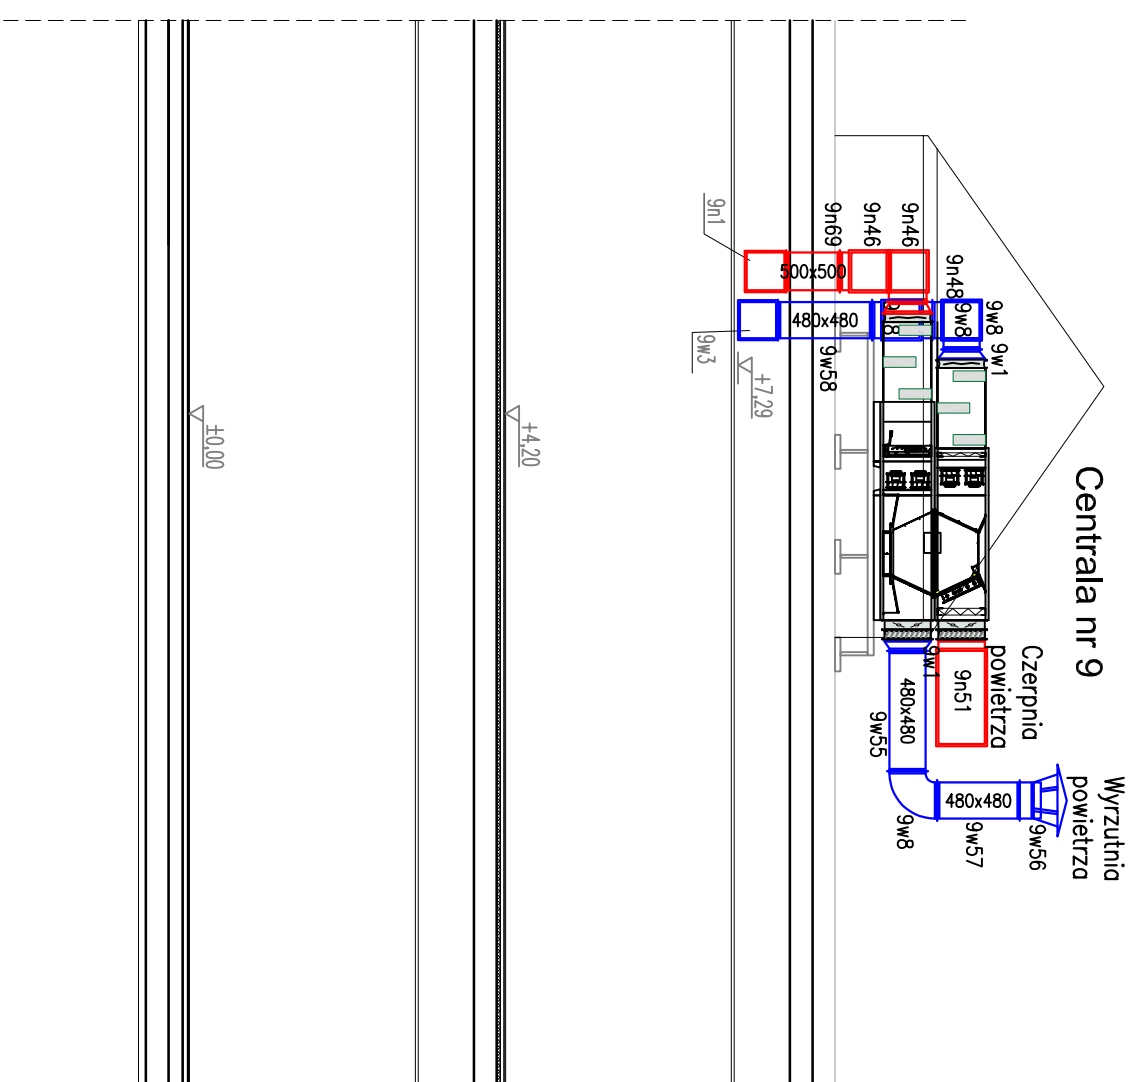


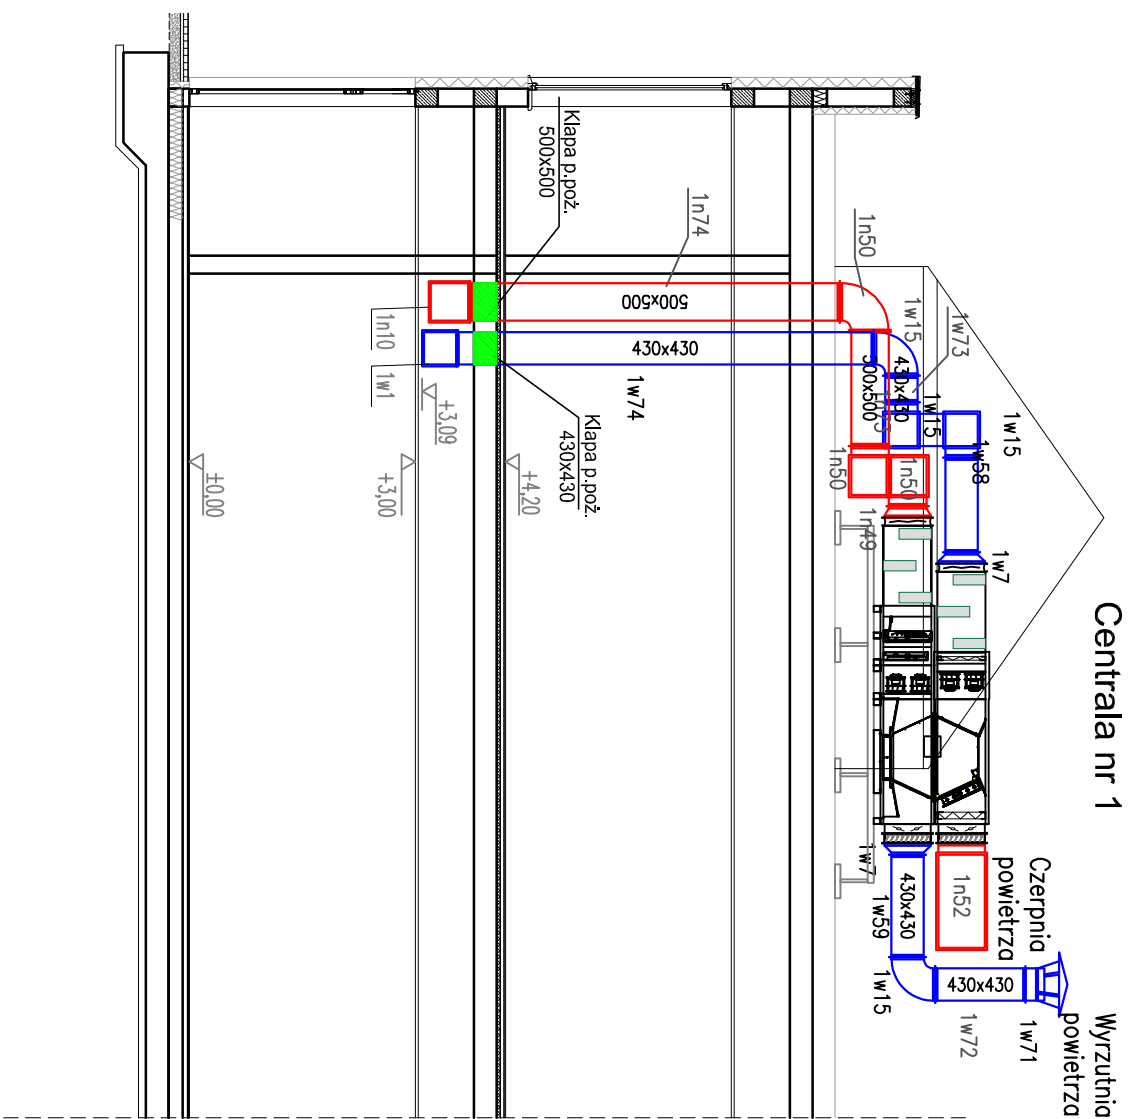

- LEGENDA:
- 500x500 - instalacja wentylacji nawiewnej
 - 480x480 - instalacja wentylacji wywiewnej

ABK-PROJEKT		UL. LISOWSKIEGO 2/4 65-072 ZIELONA GÓRA tel. +48 68 320 15 75	
Inwestor: GMINA WISZNIA MAŁA	ul. Wrocławska 9, 55-114 Wisznia Mała		
Inwestycja: Budowa Kompleksu szkolno-sportowo-kulturalnego wraz z zagospodarowaniem terenu w miejscowości: Wisznia Mała	UL. LISOWSKIEGO 2/4 65-072 ZIELONA GÓRA tel. +48 68 320 15 75		
Adres: Wisznia Mała, działki nr 68, 69 i 364/3 obręb 0015	Nr rys.: S10A	Data: 09.2022	
Treść rysunku: PRZEKROJ WENTYLACJI MECHANICZNEJ	Skala: 1:100	Data: 09.2022	
Inżynier Nazwisko		Podpis	
Projektant: mgr inż. Radosław Wielkera	LBS/0079/P/005/10 w spec. instalacyjnej;		
Sprawdzający: mgr inż. Marek Goryj	LBS/0036/P/005/10 w spec. instalacyjnej;		
Asystent: _____	_____		
Autor projektu i dokumentu technicznego: mgr inż. Bogdan Mrozowski	7/90/75 w spec. instalacyjnej;		